


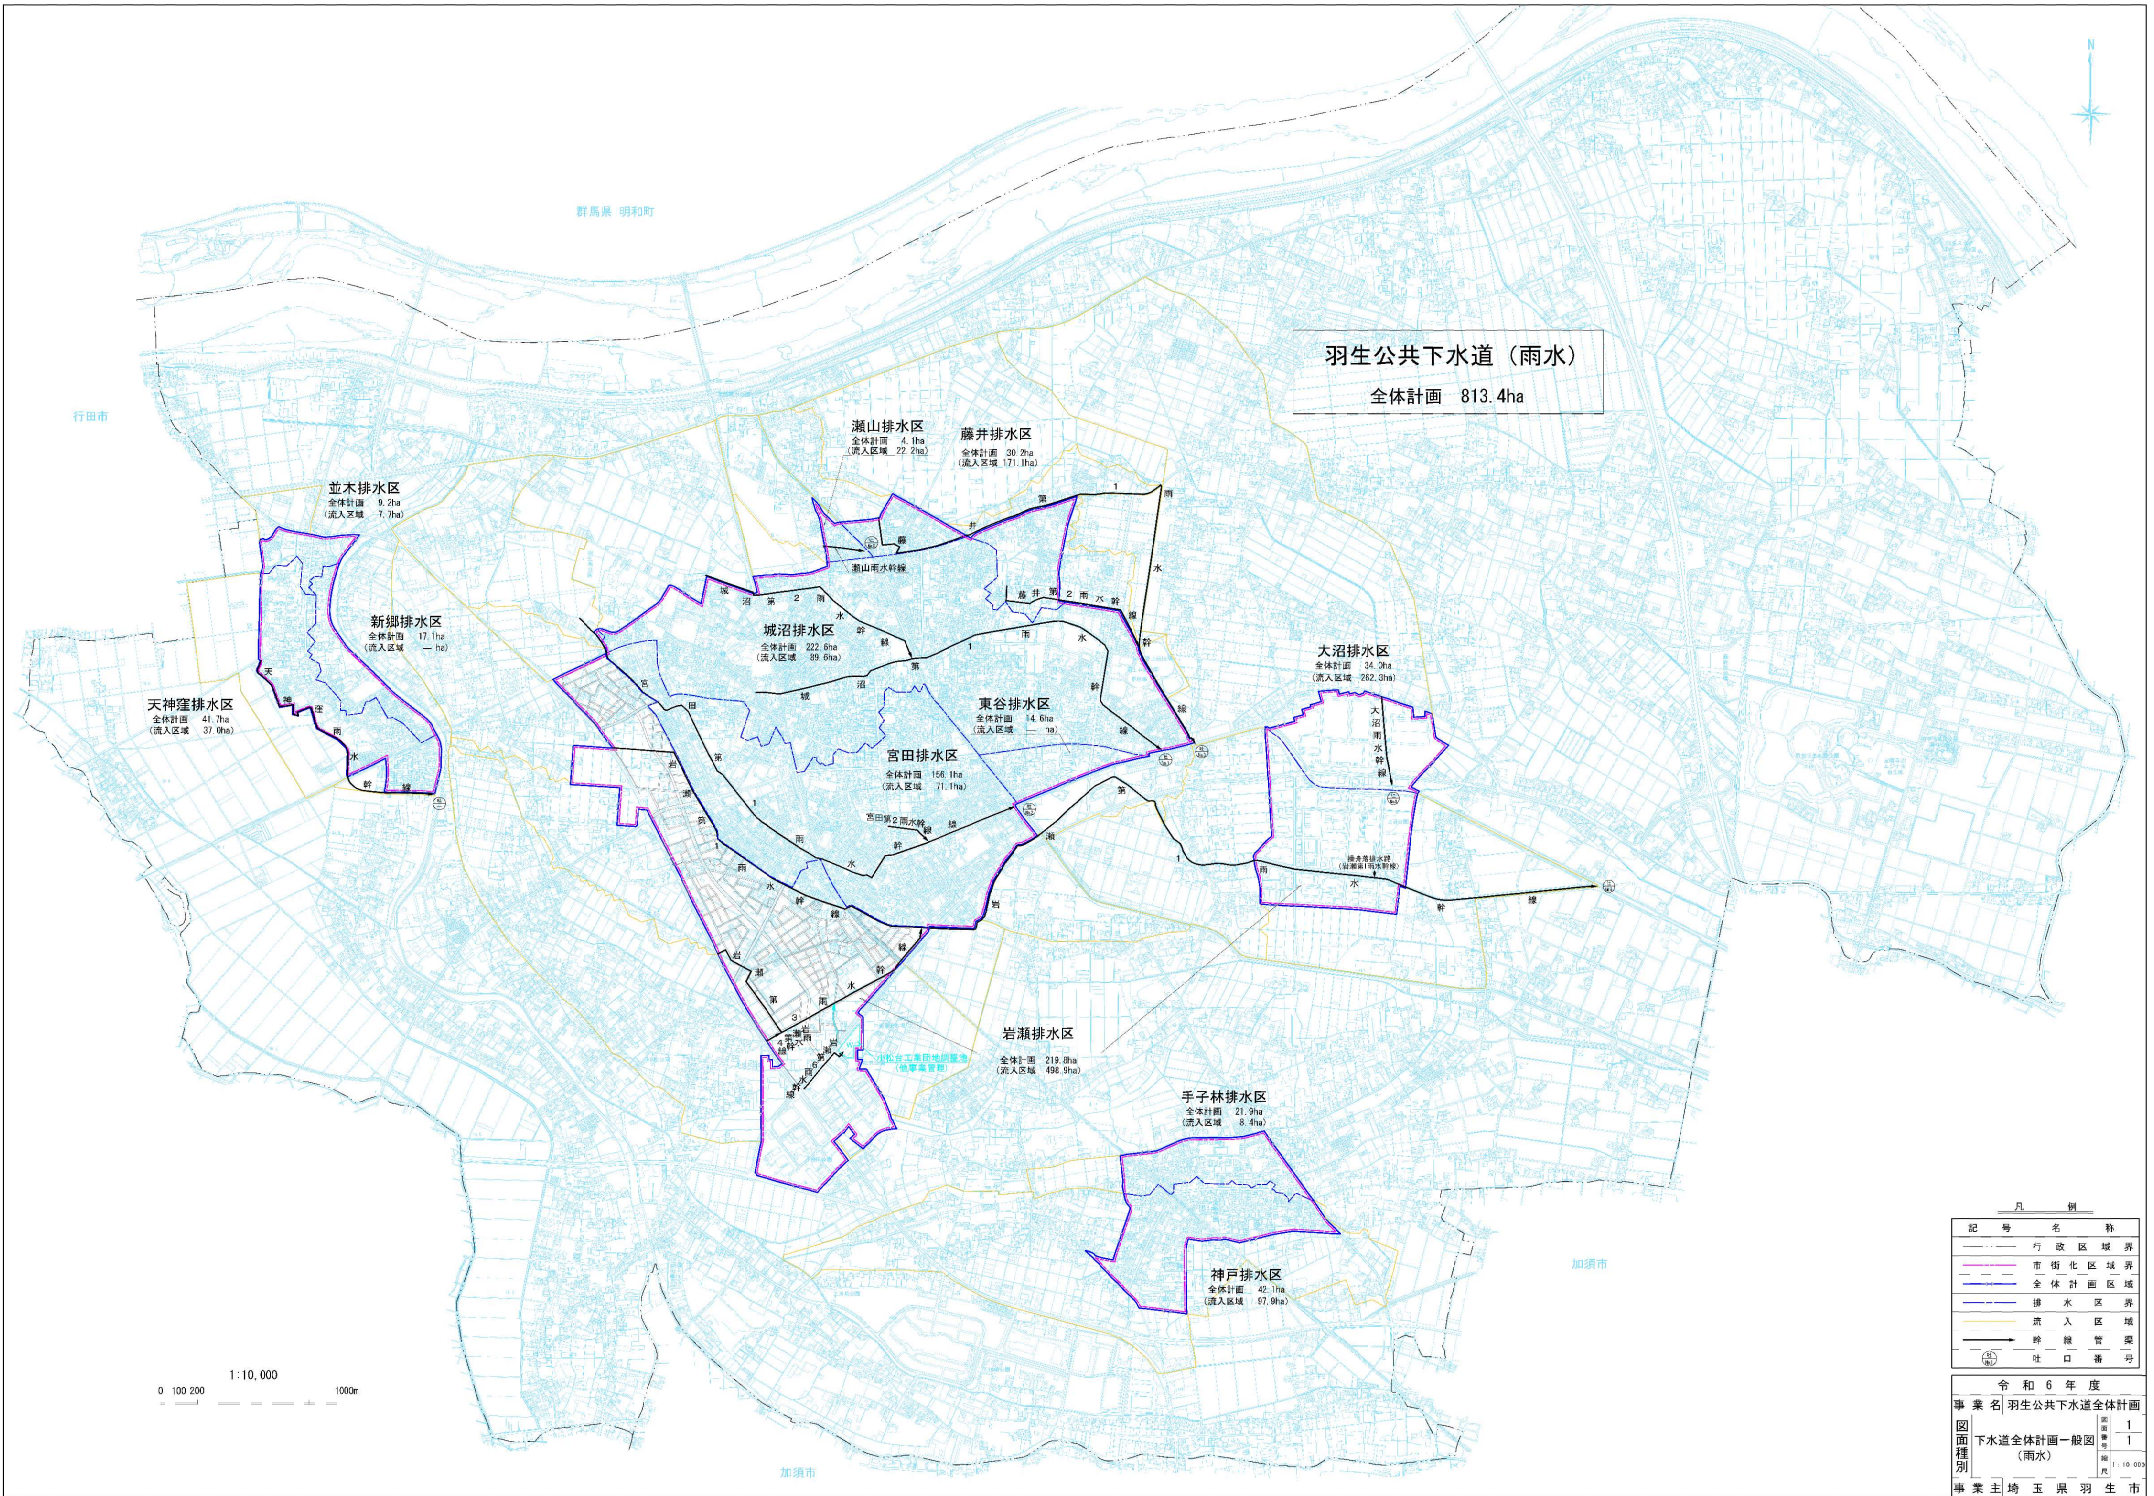

凡 例		
記 号	名 称	
—	行政区域界	
—	市街化区域界	
—	全体計画区域	
—	排水区域界	
—	流入区域	
—	幹線管渠	
—	排水口	
—	排水口番号	

令和6年度		
事業名	羽生公共下水道全体計画	
図面種類	下水道全体計画一般図(雨水)	
図面番号	1	
縮尺	1:10,000	
事業主	埼玉県羽生市	